

Bydgoszcz, dnia 28.09.2016 r.

OD/ZM/1381 /30739 /2016

BUTOH
ul. Chodkiewicza 15
85-065 Bydgoszcz

UZGODNIENIE DOKUMENTACJI TECHNICZNEJ nr **MU / PS / U-71 / 2016**

Rejon Dystrybucji Bydgoszcz po dokonaniu sprawdzenia przedłożonego projektu:

Przebudowa linii energetycznej SN 15 kV i nn

Adres: **Bydgoszcz ul. Wiatrakowa**

stwierdza zgodność z warunkami likwidacji kolizji nr **W-7/2016** z dnia **18.01.2016 r.**
i uzgadnia się niniejszy projekt **z uwagą:**

- na schemacie 1- jednokreskowym nanieść rury ochronne.

Uzgodnienie traci ważność **po roku** od daty wystawienia, w przypadku nie uzyskania prawomocnej decyzji pozwolenia na budowę lub zgłoszenia rozpoczęcia robót.

Powyższe uzgodnienie dotyczy sieci SN i nn będących na majątku i w eksploatacji Enea Operator sp. z o.o. bez sieci oświetlenia układu drogowego.

Przed przystąpieniem do robót należy zaktualizować naniesienia uzbrojenia podziemnego i powiadomić Rejon Dystrybucji Bydgoszcz o terminie rozpoczęcia prac z zachowaniem 7 dniowego wyprzedzenia.


Z poważaniem

ENEa Operator Sp. z o.o.
Rejon Dystrybucji Bydgoszcz
Dyrektor
Lech Drzewiecki

Otrzymują:

1. Adresat,
2. MU/PS

Sprawę prowadzi: Piotr Ślagowski tel. +48/052/586 1216; e-mail: piotr.slagowski@enea.pl

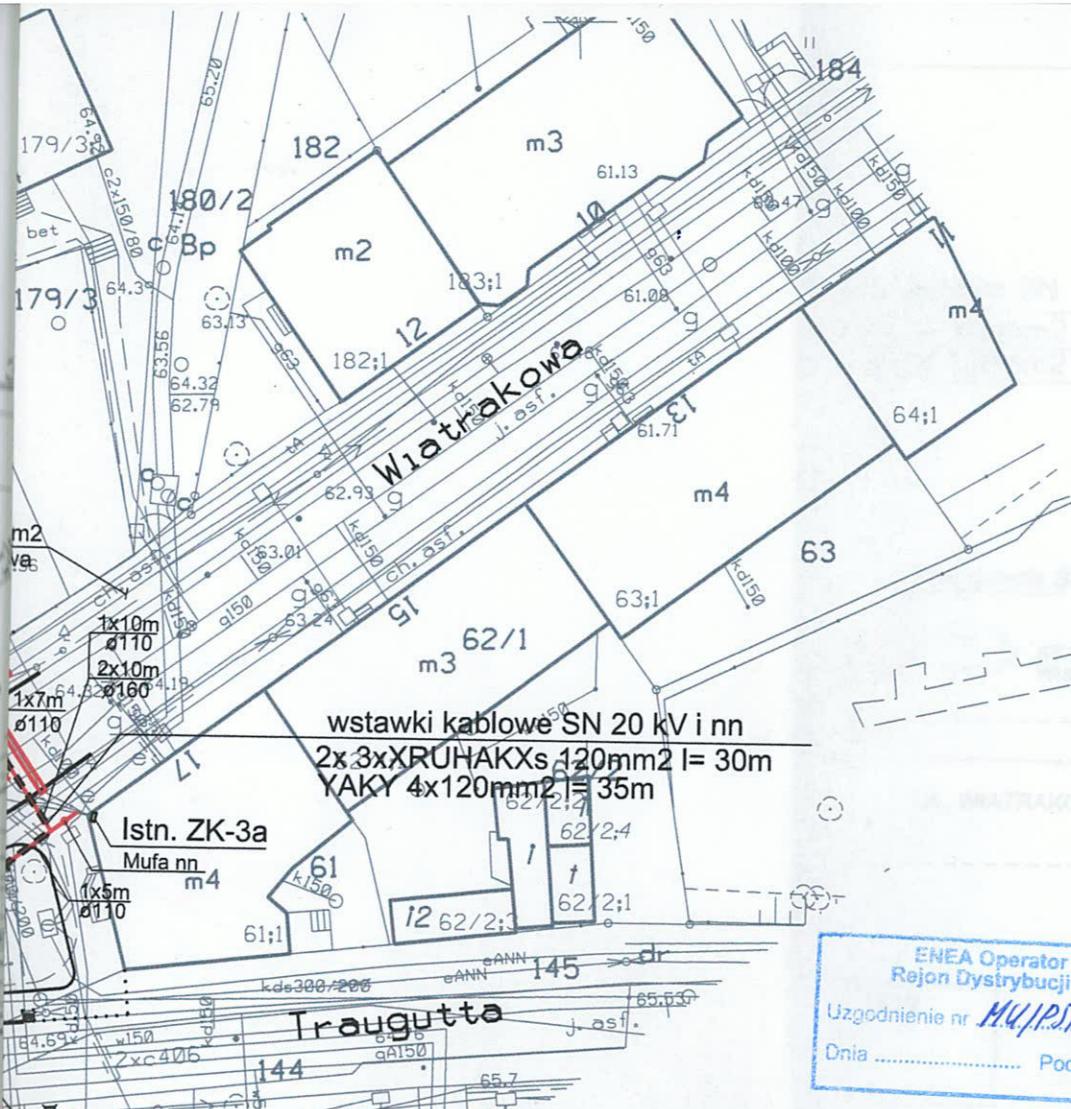

ENEA Operator Sp. z o.o.
 Rejon Dystrybucji Bydgoszcz
 Uzgodnienie nr MU/PS/14-71/2016
 Dnia Podpis (2)

47x2 MAPA DO CELÓW PROJEKTOWYCH
 skala 1:500

Bydgoszcz ul. Wiatrakowa

Arkusz mapy 321-113.1, 113.3

RWG "2000" S.6
 układ wys. "Amsterdam"

Jednostka ewidencyjna 046101-1 m. Bydgoszcz obręb : 98, 99, 107

 
MPG.D.422.3053.2014

Nle wykonano ustalenia obciążeń służebnościami gruntowymi

Ks.rob.7577/2014

Wyk. A. Izbaner upr 16722

Bydgoszcz 01.08.2016 r

BUTOH Włodzimierz Palicki					ul. Chodkiewicza 15		85-065 Bydgoszcz		butoh	
Drogi dla rowerów w Bydgoszczy		Stadium			Uprawnienia		Podpisy			
		PW								
Obiekt: Przebudowa ulicy Wiatrakowej w Bydgoszczy z budową infrastruktury dla ruchu rowerowego		Projektant	inż. D. Chybicki		GP-KZ-7342/33/94 w spec. inst.-inż. elektr. w zakresie sieci i instalacji					
		Sprawdzający	mgr inż. K. Zakrzewski		KUP/61/POOE/03 w spec. inst.-inż. elektr. w zakresie sieci i instalacji i urządzeń elektr. i elektroenerget.					
Przedmiot opracowania: Plan sytuacyjny		sierpień 2016			1:500		1			
		Data			Skala		Nr rysunku			