

Zespół Uzgodnienia Dokumentacji Projektowej w Bydgoszczy  
 Aktualnie - Projektowane sieci - uzgodnione w ZUPP  
 Blok projektowanych sieci w ZUPP  
 Stan na dzień: 18.08.2017


Na mapie nie ujawniono słuszności gruntowych  
 Nie wyklucza się istnienia w terenie również  
 urządzeń podziemnych ulozonych a nie  
 zgłoszonych do inwentaryzacji geodezyjnej.

# MAPA DO CELÓW PROJEKTOWYCH

SKALA 1 : 500

jedn. ew. 046101\_1, m. Bydgoszcz  
 obręb: 308, 309, 311, ul. Wielorybia  
 dz nr 1/3, 16/6, 15/4, 286, 14/9  
 Ark.mapy 6.194.20.12.3.4  
 MPG.D.422.2799.2017

Układ współrzędnych prostokątnych 2000 s. 6  
 Układ wysokości Amsterdam  
 Bydgoszcz, dnia 23.08.2017

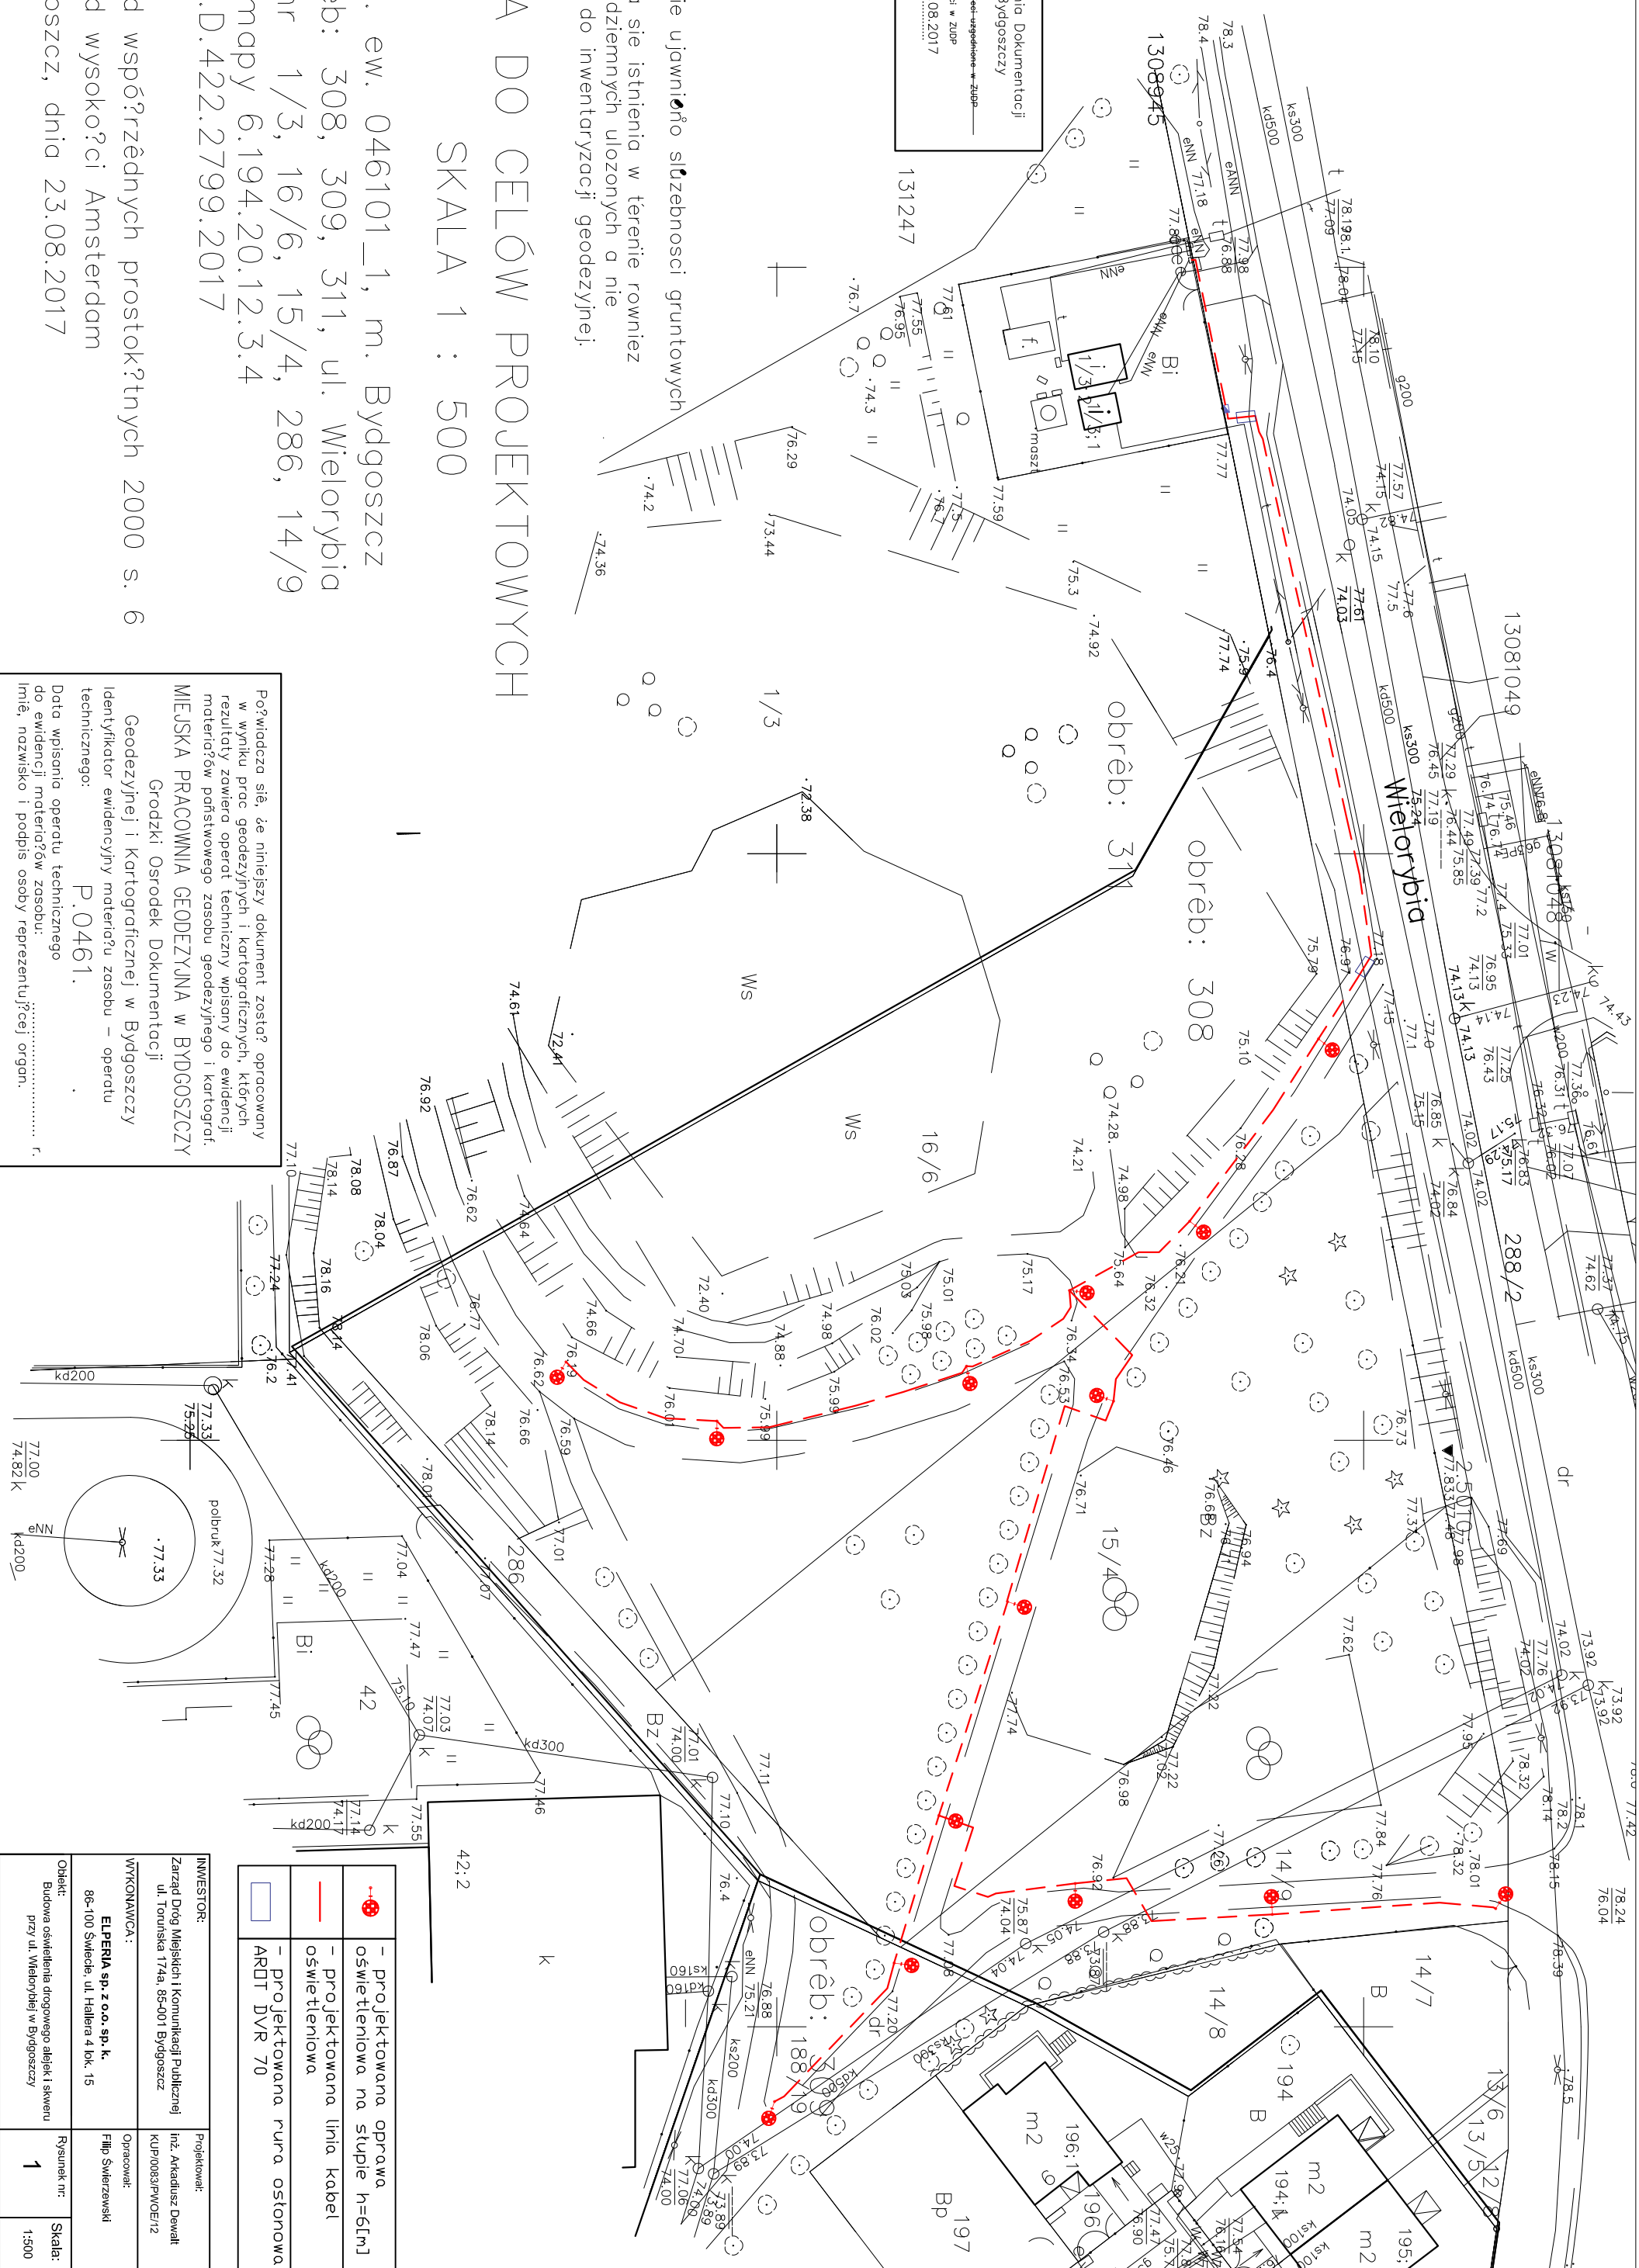

Poświadczam, że niniejszy dokument został opracowany w wyniku prac geodezyjnych i kartograficznych, których rezultaty zawiera operat techniczny wpisany do ewidencji materiałów państwowego zasobu geodezyjnego i kartograficznego.  
**MIEJSKA PRACOWNIA GEODEZYJNA W BYDGOSZCZY**  
 Grodzki Ośrodek Dokumentacji  
 Geodezyjnej i Kartograficznej w Bydgoszczy  
 Identyfikator ewidencyjny zasobu – operatu technicznego: P.0461.  
 Data wpisania operatu technicznego do ewidencji materiałów zasobu: .....  
 Imię, nazwisko i podpis osoby reprezentującej organ: .....

	- projektowana oprawa oświetleniowa na słupie h=6[m]
	- projektowana linia kabel oświetleniowa
	- projektowana rura osłonowa ARDT DVR 70

<b>INWESTOR:</b> Zarząd Drog Miejskich i Komunikacji Publicznej ul. Toruńska 174a, 85-001 Bydgoszcz	<b>Projektował:</b> Inż. Arkadiusz Dewall KUP/0063/PWOE/12
<b>WYKONAWCA:</b> <b>ELPERIA sp. z o.o. sp. k.</b> 86-100 Świecie, ul. Hallera 4 pk. 15	<b>Operował:</b> Filip Swierzewski
<b>Obiekt:</b> Budowa oświetlenia drogowego alejek i skweru przy ul. Wielorybkiej w Bydgoszczy	<b>Rysunek nr:</b> 1
<b>Tytuł:</b> Plan zagospodarowania terenu	<b>Data:</b> 12.09.2017
	<b>Arkusz:</b> 1/1